


2023年桥下空间场地硬化及附属设施工程

施工图设计文件

2023.09

专业	姓名	日期
电气		
给排水		
暖通		
结构		
专业	姓名	日期
电气		
给排水		
暖通		
结构		

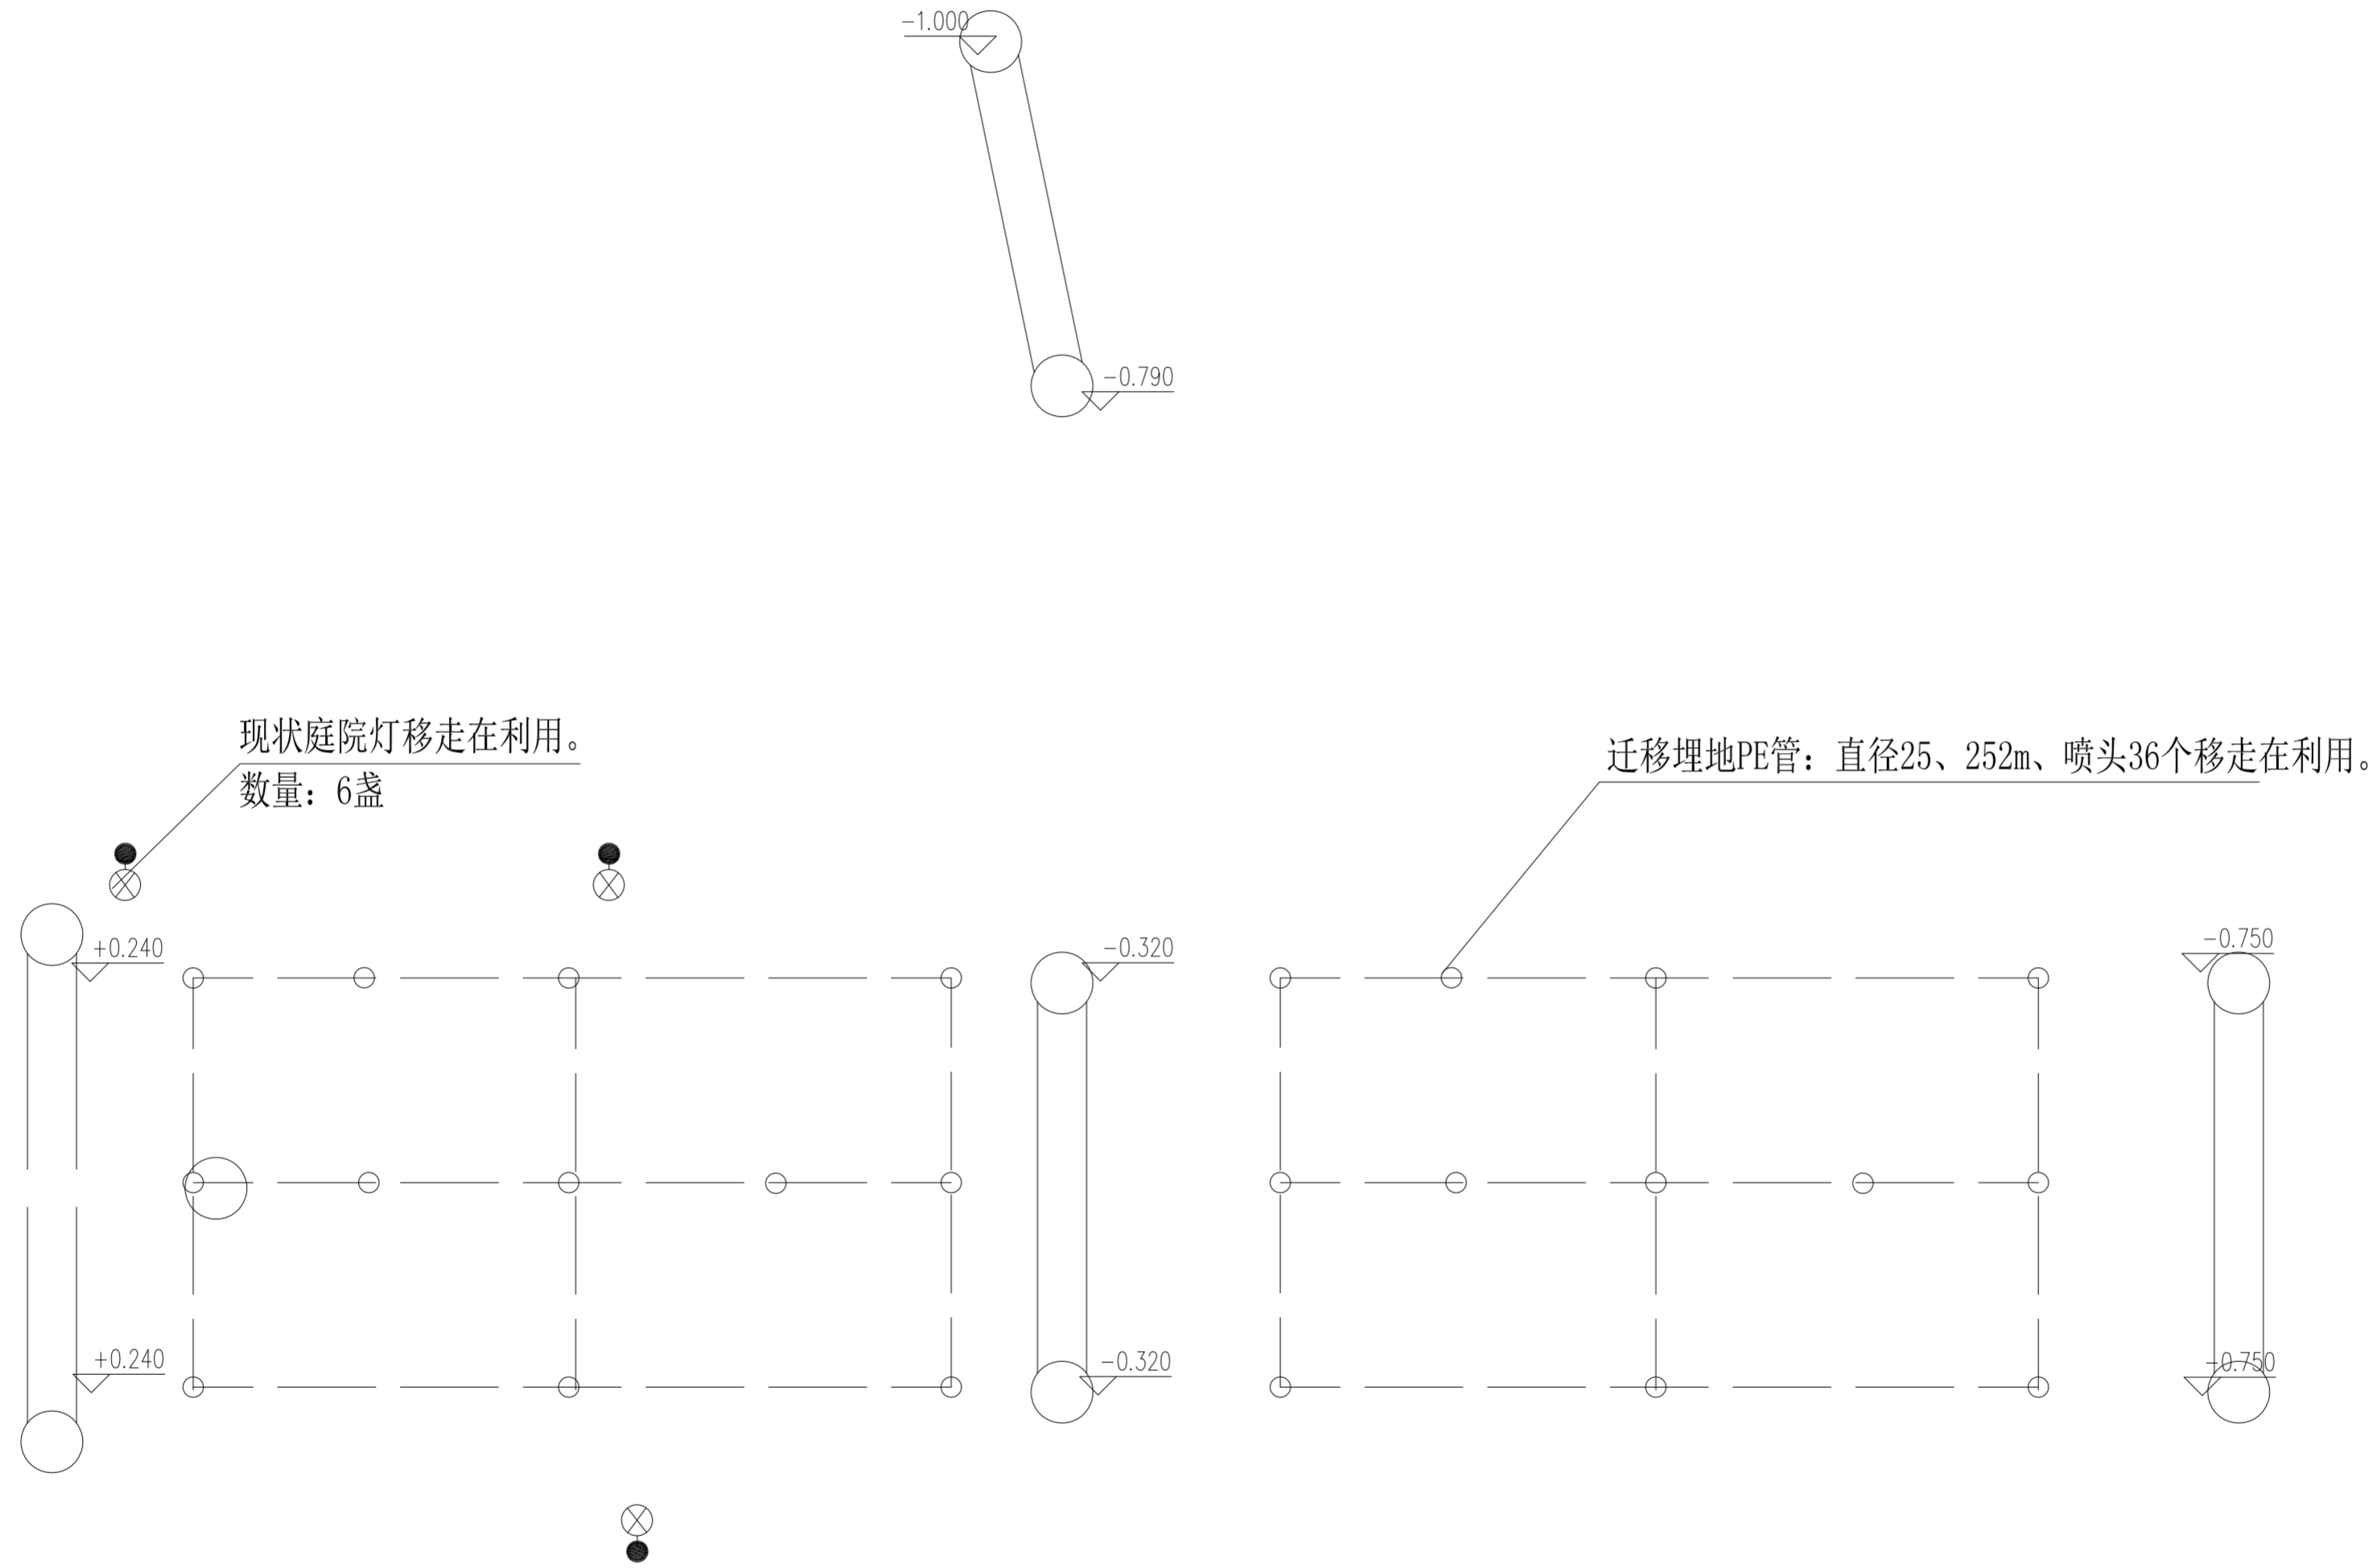

一层原始平面图

第 1 版图

备注：
本套图纸未经规划部门同意和审图机构认可，不得用于现场施工，仅供业主建设投资前估算建设造价之参考图。

施工图审查批准单位：

施工图审查合格证书号：

图纸专用章：

注册建筑师执业章：

专业注册师执业章：

工程名称：

2023年桥下空间场地硬化及附属设施工程

子项名称：

建设单位：

莆田莆永高速公路有限责任公司

审定		
项目负责人		
专业负责人		
审核		
校对		
设计		
制图		

图名：

一层原始平面图


工程编号 YFSJ-LY2023-001

图别 建施 日期

图号 JS-02 2023.09

各专业会签栏

专业	姓名	签名	日期
电气			
给排水			
暖通			
结构			
其他			

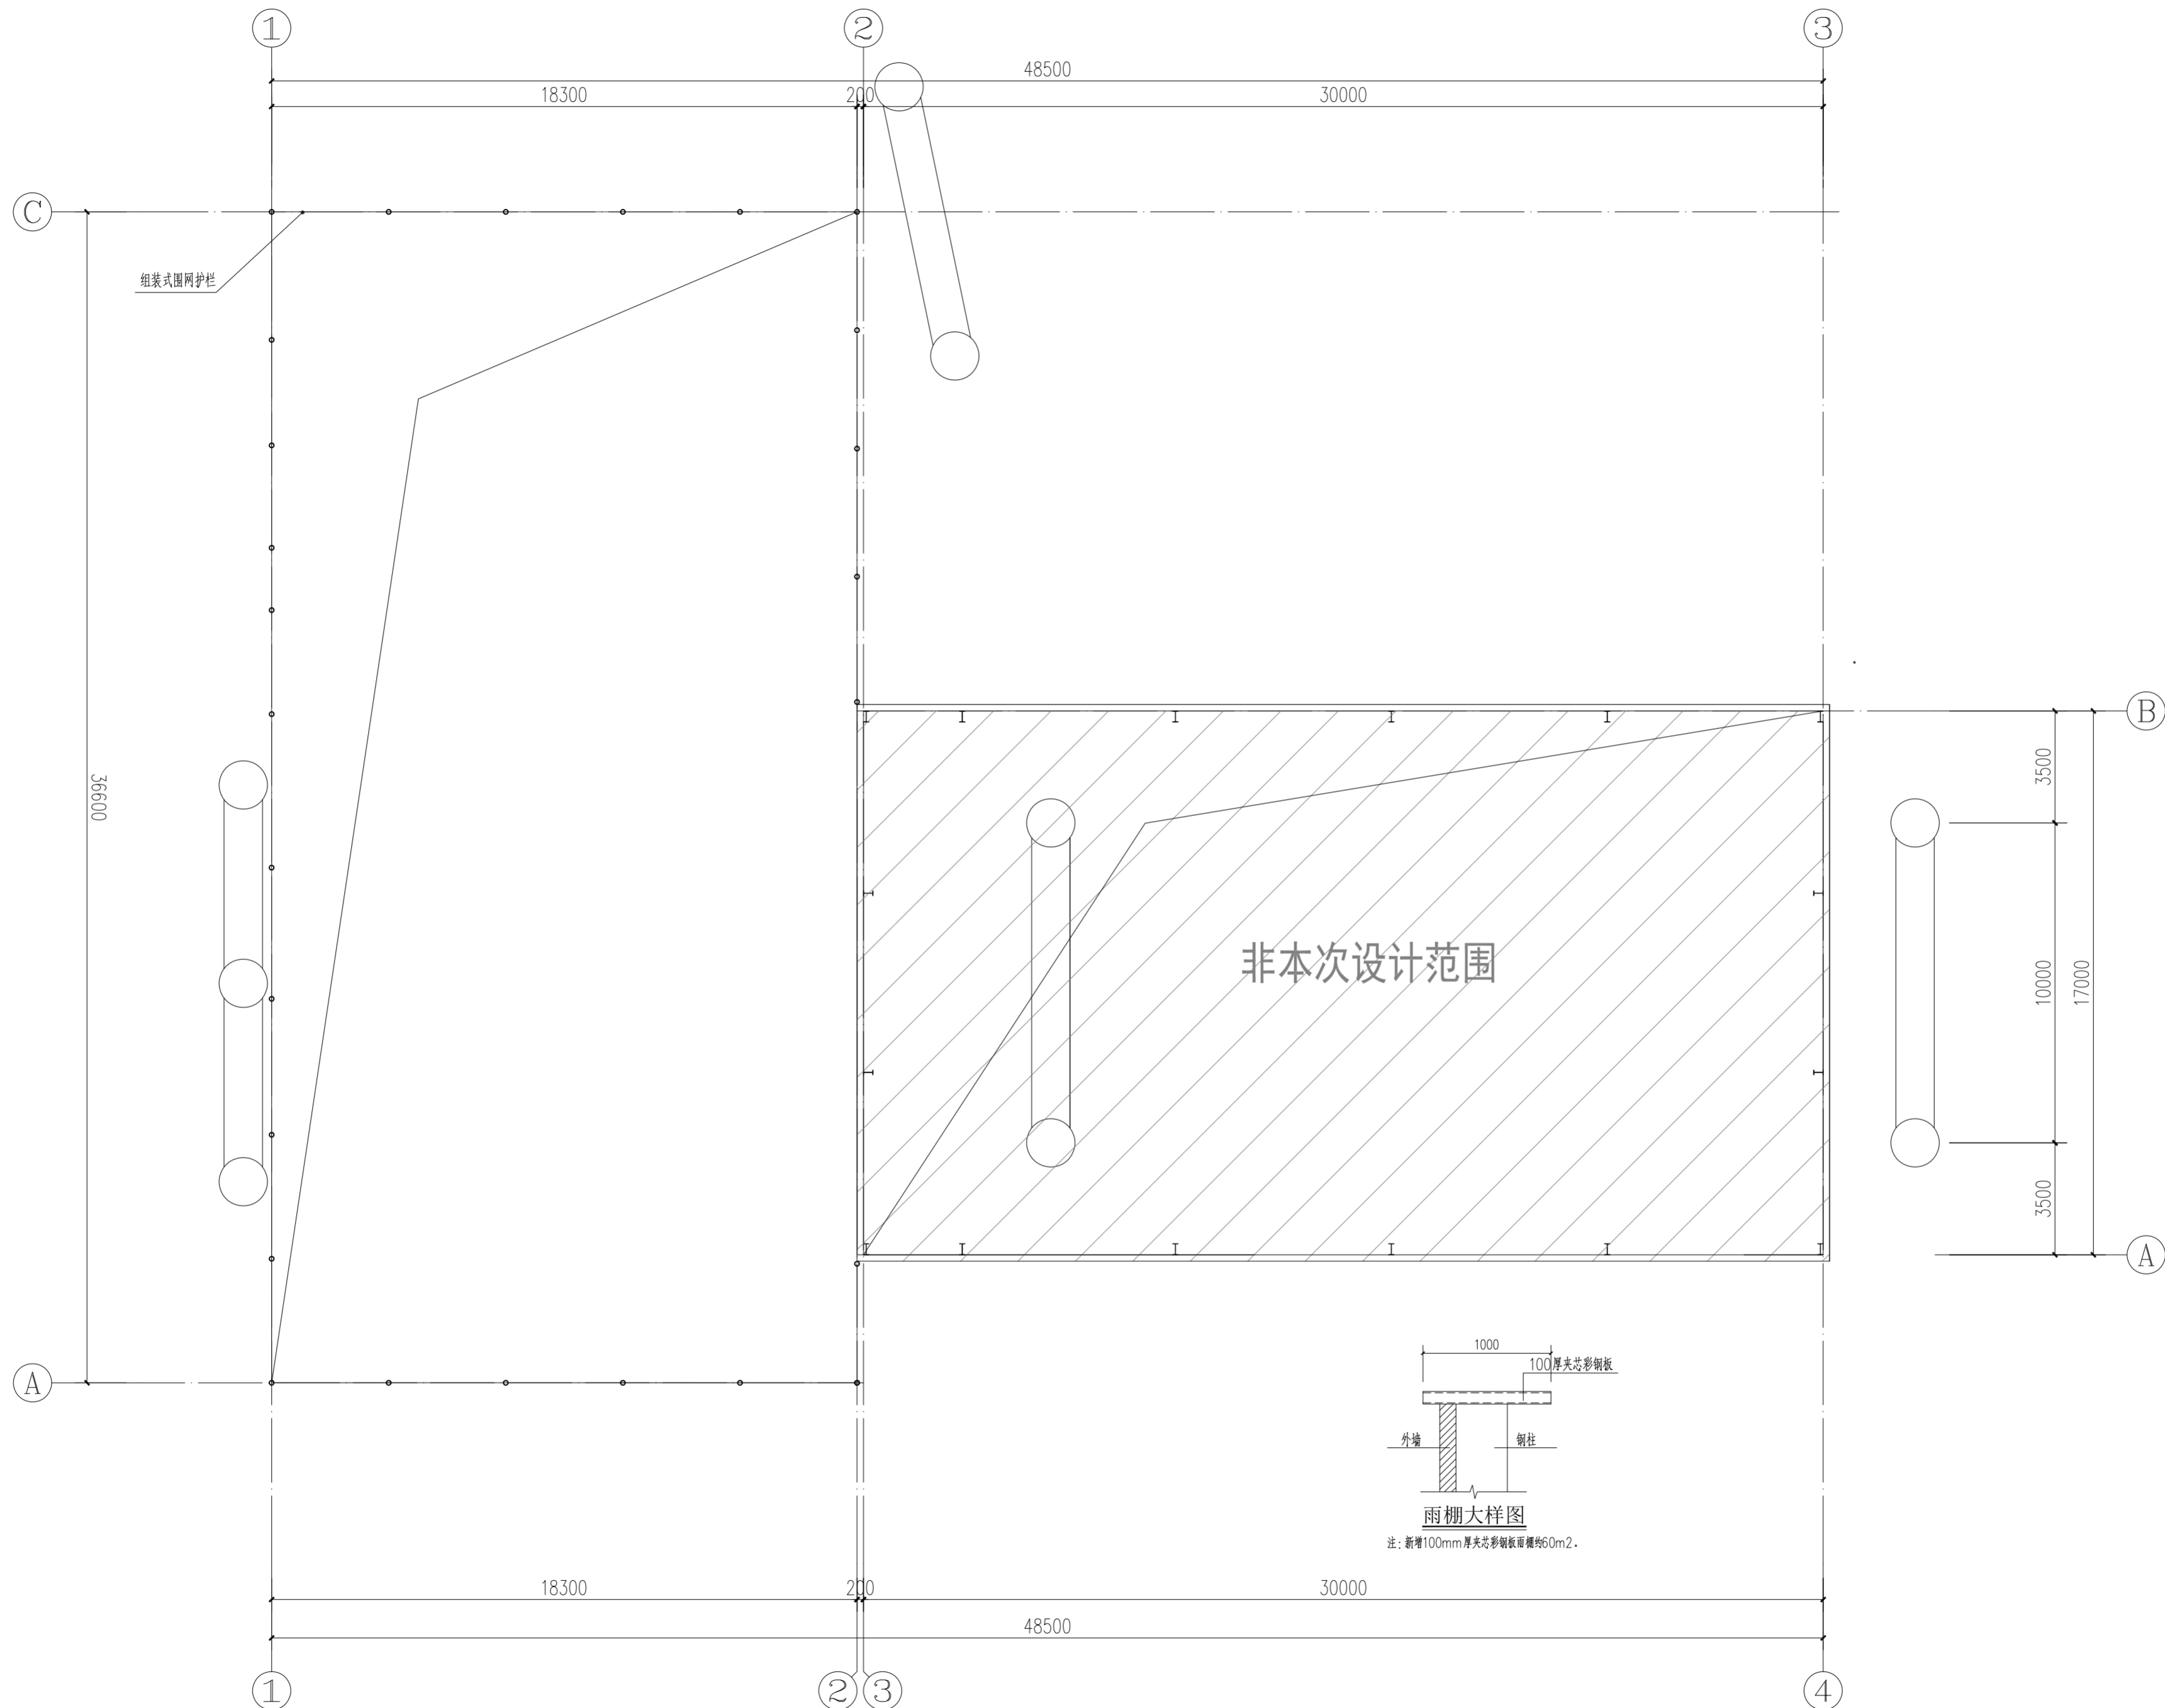

第 1 版图

备注：
本套图纸未经过规划部门同意和审图机构认可，不得用于现场施工，仅供业主建设投资前估算建设造价之参考图。

施工图审查批准单位：

施工图审查合格证书号：

图纸专用章：

注册建筑师执业章：

专业注册师执业章：

工程名称：

2023年桥下空间场地硬化及附属设施工程

子项名称：

建设单位：

莆田莆永高速公路有限责任公司

审定		
项目负责人		
专业负责人		
审核		
校对		
设计		
制图		

图名：

屋面层平面图


工程编号 YFSJ-LY2023-001

图别 建施 日期


图号 JS-04 2023.09

各专业会签栏


专业	姓名	日期
结构		
建筑		
电气		
给排水		
暖通		
专业	姓名	日期
暖通		
给排水		
电气		
结构		
专业	姓名	日期
暖通		
给排水		
电气		
结构		

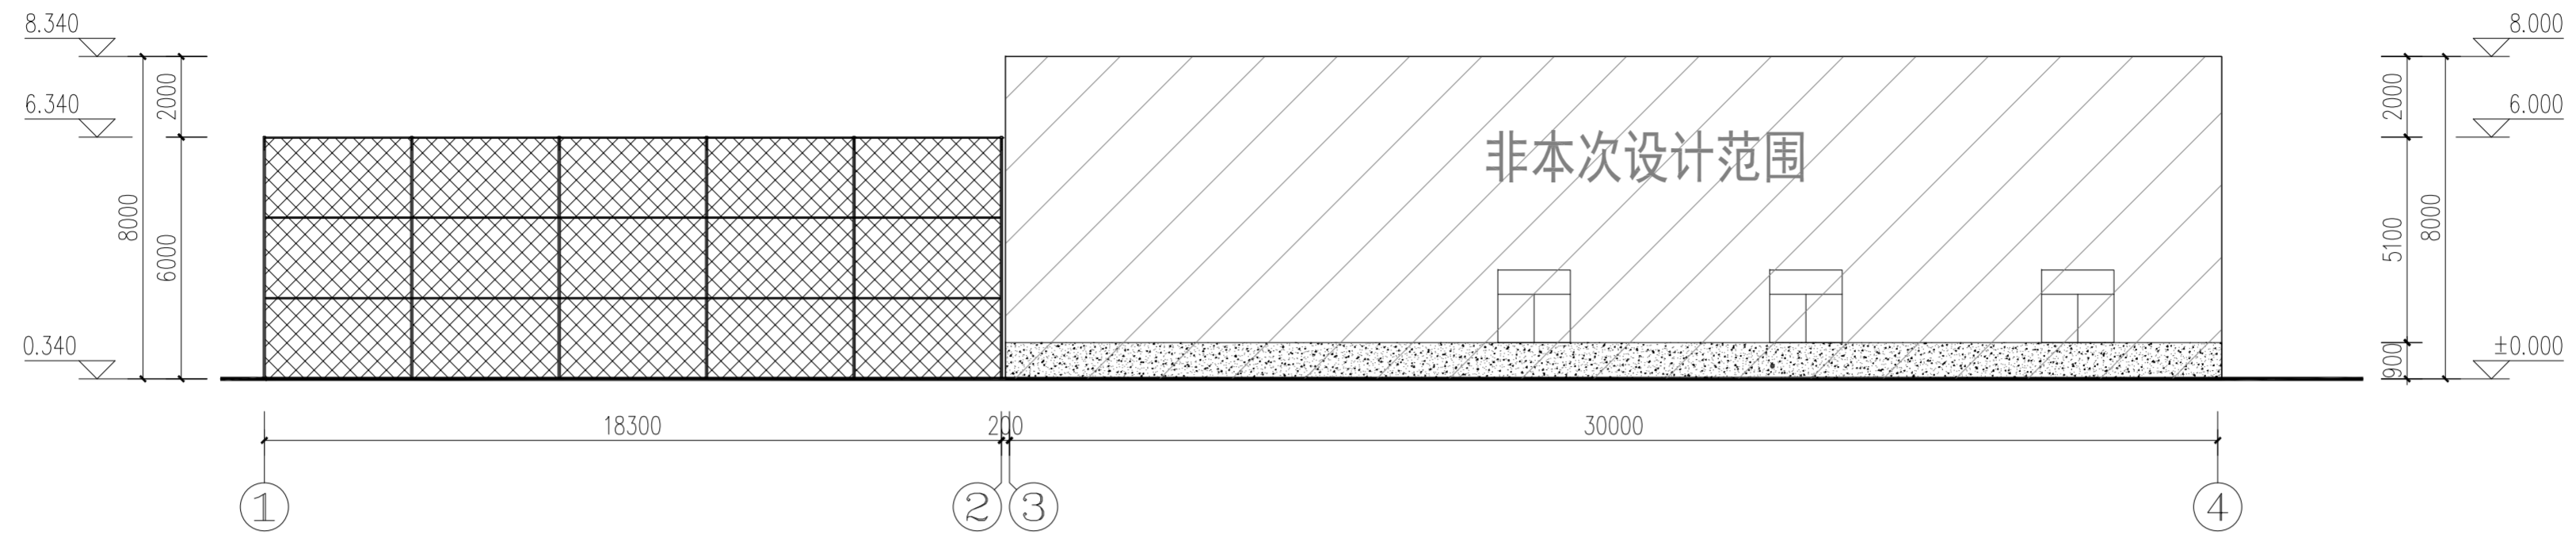

①-④轴立面图 1:100

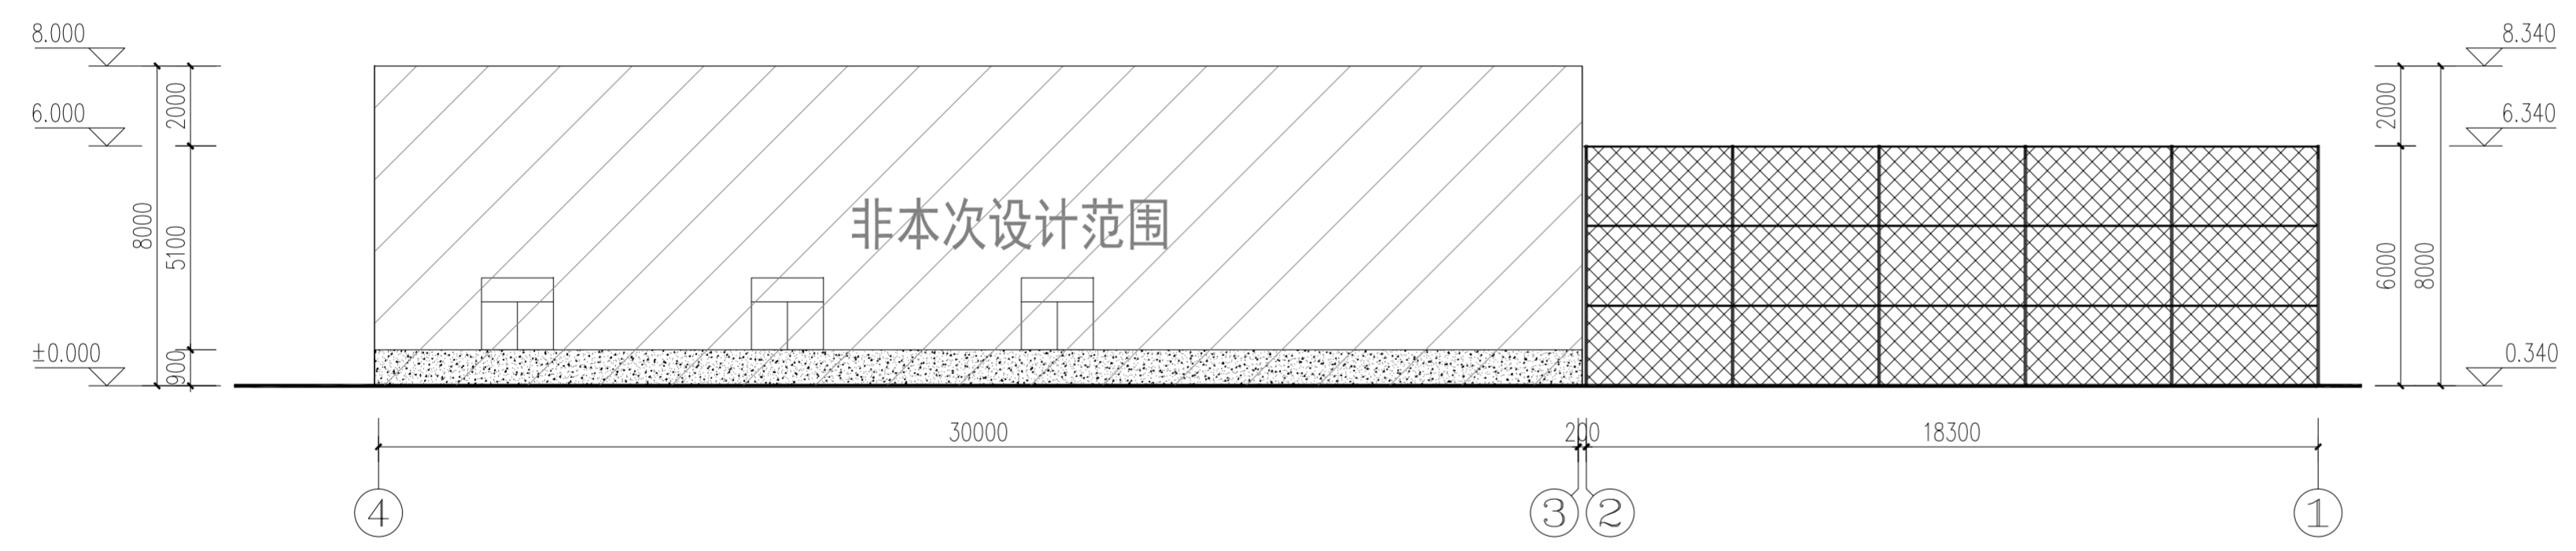

④-①轴立面图 1:100

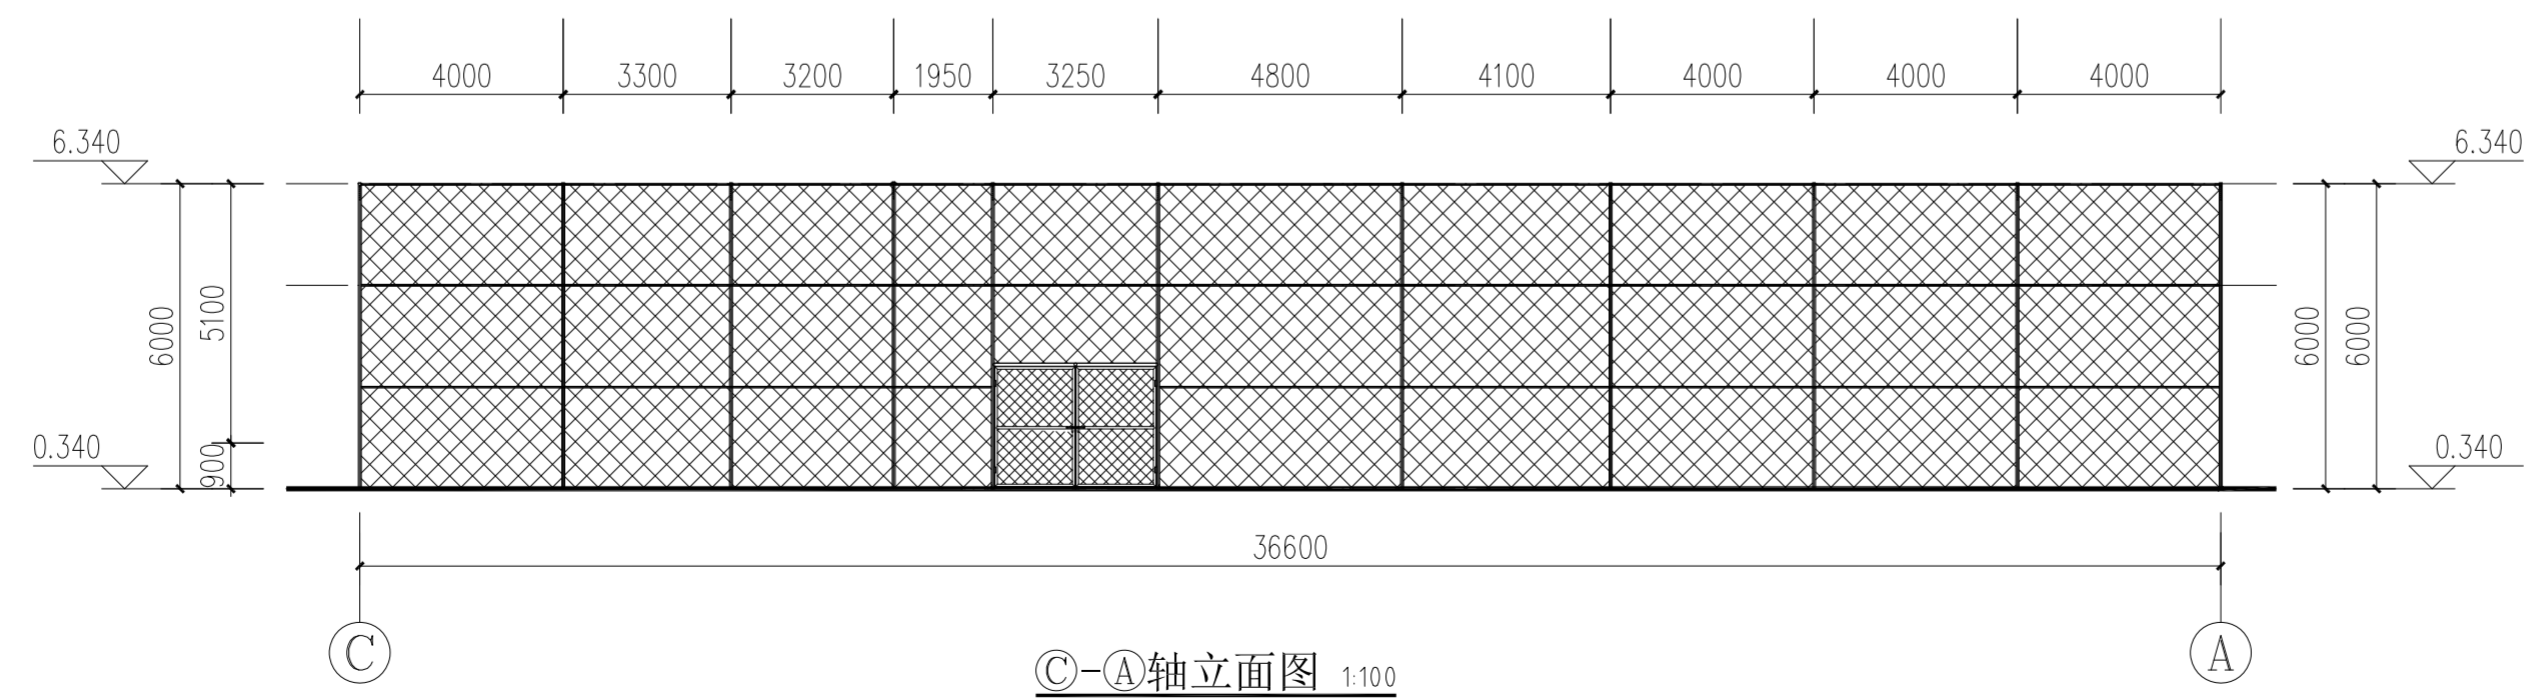

C-A轴立面图 1:100

第 1 版图		
备注: 本套图纸未经规划部门同意和审图机构认可,不得用于现场施工,仅供业主建设投资前估算建设造价之参考图。		
施工图审查批准单位:		
施工图审查合格证书号:		
图纸专用章:		
注册建筑师执业章:		
专业注册师执业章:		
工程名称: 2023年桥下空间场地硬化及附属设施工程		
子项名称:		
建设单位: 莆田莆永高速公路有限责任公司		
审定		
项目负责人		
专业负责人		
审核		
校对		
设计		
制图		
图名: ①-④ 轴立面图 ④-① 轴立面图 C-A 轴立面图		
工程编号	YFSJ-LY2023-001	
图别	建施	日期
图号	JS-06	2023.09

